



Rzut piwnic - Inwentaryzacja instalacji elektrycznej- skala 1:50

Wykaz elementów instalacji elektrycznej

Rysunek	Nazwa	Ilość
	Gniazdo podtynkowe, uziemione, IP 20, 1 wtyk, 16A, jednofazowe	7 szt.
	Łącznik pojedynczy, jednobiegunowy, IP 20	6 szt.
	Oprowa IP 44, 1x60W	12 szt.
	Puszka instalacyjna	10 szt.
	Tablica rozdzielcza naścienna klasa ochronności I, 35/65/20 cm, 250A IP 44	1 szt.

Zestawienie materiałów instalacji elektrycznej

Lp...	Nazwa	Jednostka	Ilość
Niezgrupowane			
1	Gniazdo podtynkowe, uzienione, IP 20, 1 wtyk, 16A, jednofazowe	szt.	7.00
2	Łącznik pojedynczy, jednobiegunowy, IP 20	szt.	6.00
3	Oprowa IP 44, 1x60W	szt.	12.00
4	Przewód YDY 3x2.5	m	124.90
5	Puszka instalacyjna	szt.	10.00
6	Tablica rozdzielcza naścienna klasa ochronności I, 35/65/20 cm, 250A IP 44	szt.	1.00

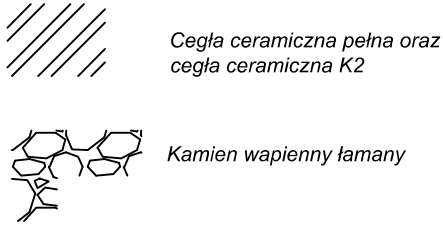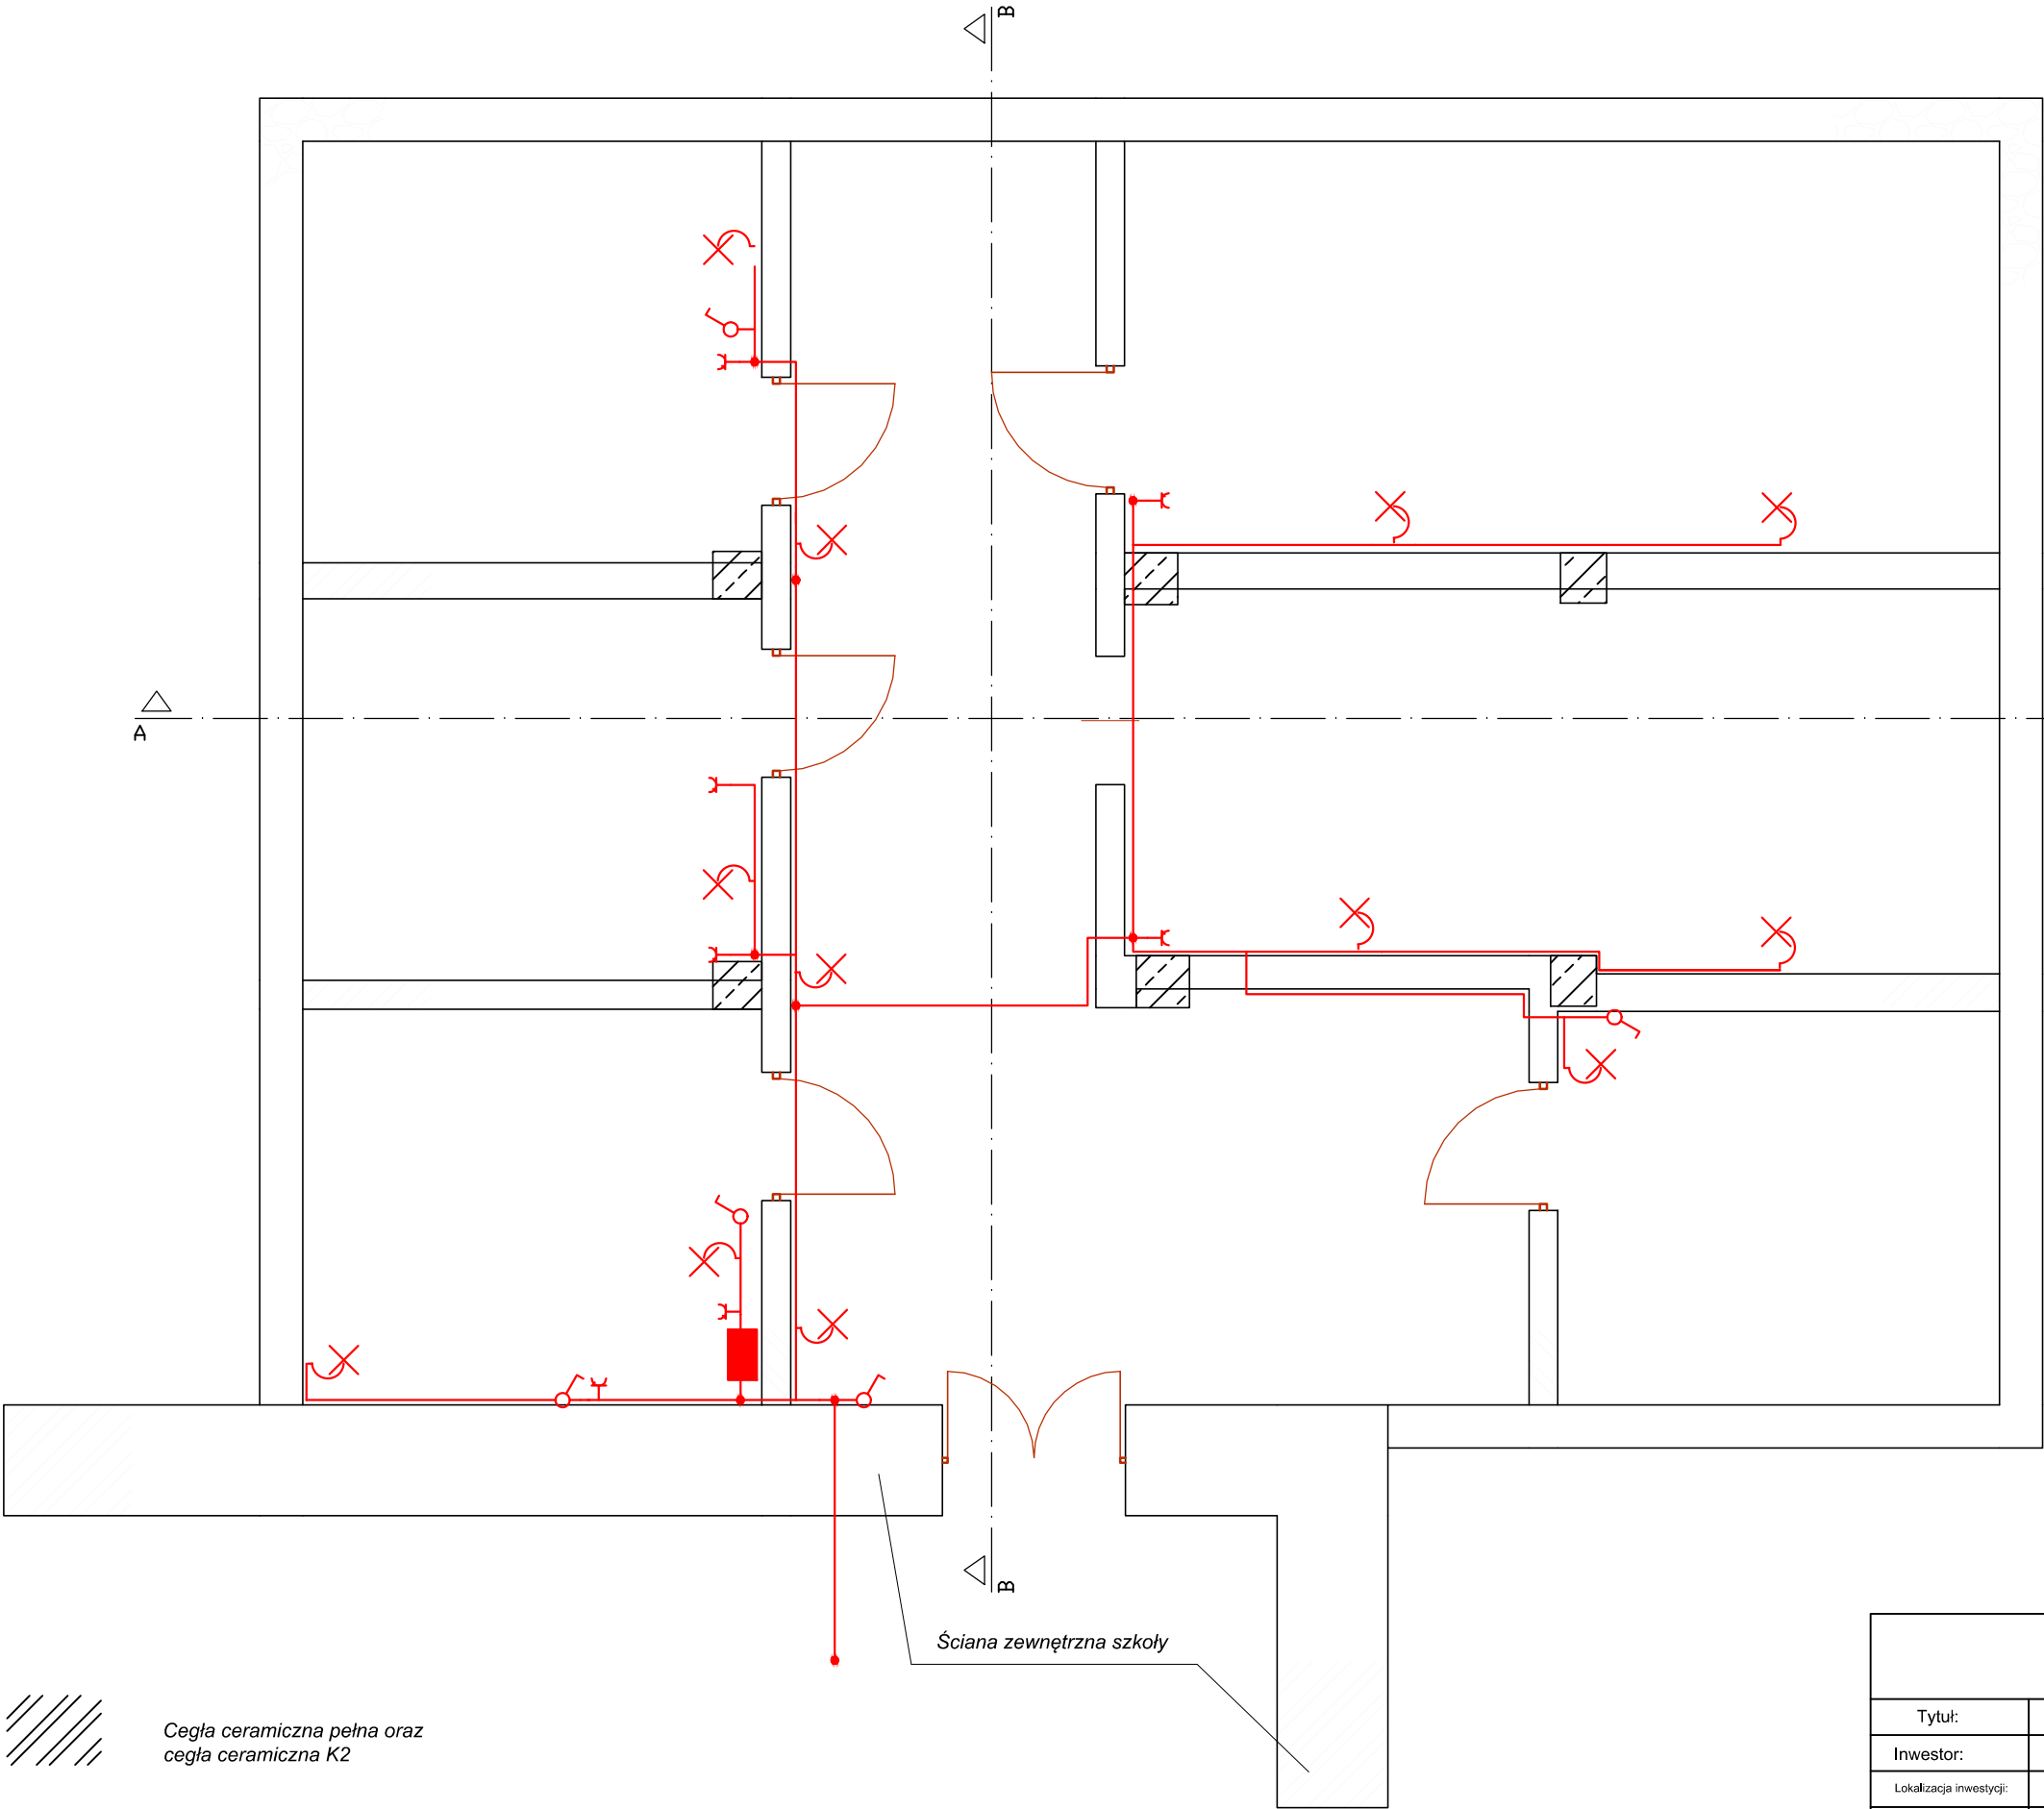

RUSK - Zespół Projektowo - Wykonawczy Maciej Rutkowski 27-400 Ostrowiec Świętokrzyski ul. Polna 31/19			
Tytuł:	„Likwidacja podziemnych pomieszczeń przy budynku LO Nr III im. Wł. Broniewskiego w Ostrowcu Św.”		
Inwestor:	Powiat Ostrowiecki, 27-400 Ostrowiec Św., ul. Iłżecka 37		
Lokalizacja inwestycji:	dz. nr. 1/7, 27-400 Ostrowiec Św., ul. Sienkiewicza 67a		
Temat:	Instalacja elektryczna - inwentaryzacja		
Architektura:	Projektował:	mgr inż. Zbigniew Sternik	upr. nr KL- 38/91
	Opracował:		
Data opracowania:	styczeń 2017		Skala i nr rys. 1:50 EI - 1