


Rzut piwnic - Inwentaryzacja - skala 1:50

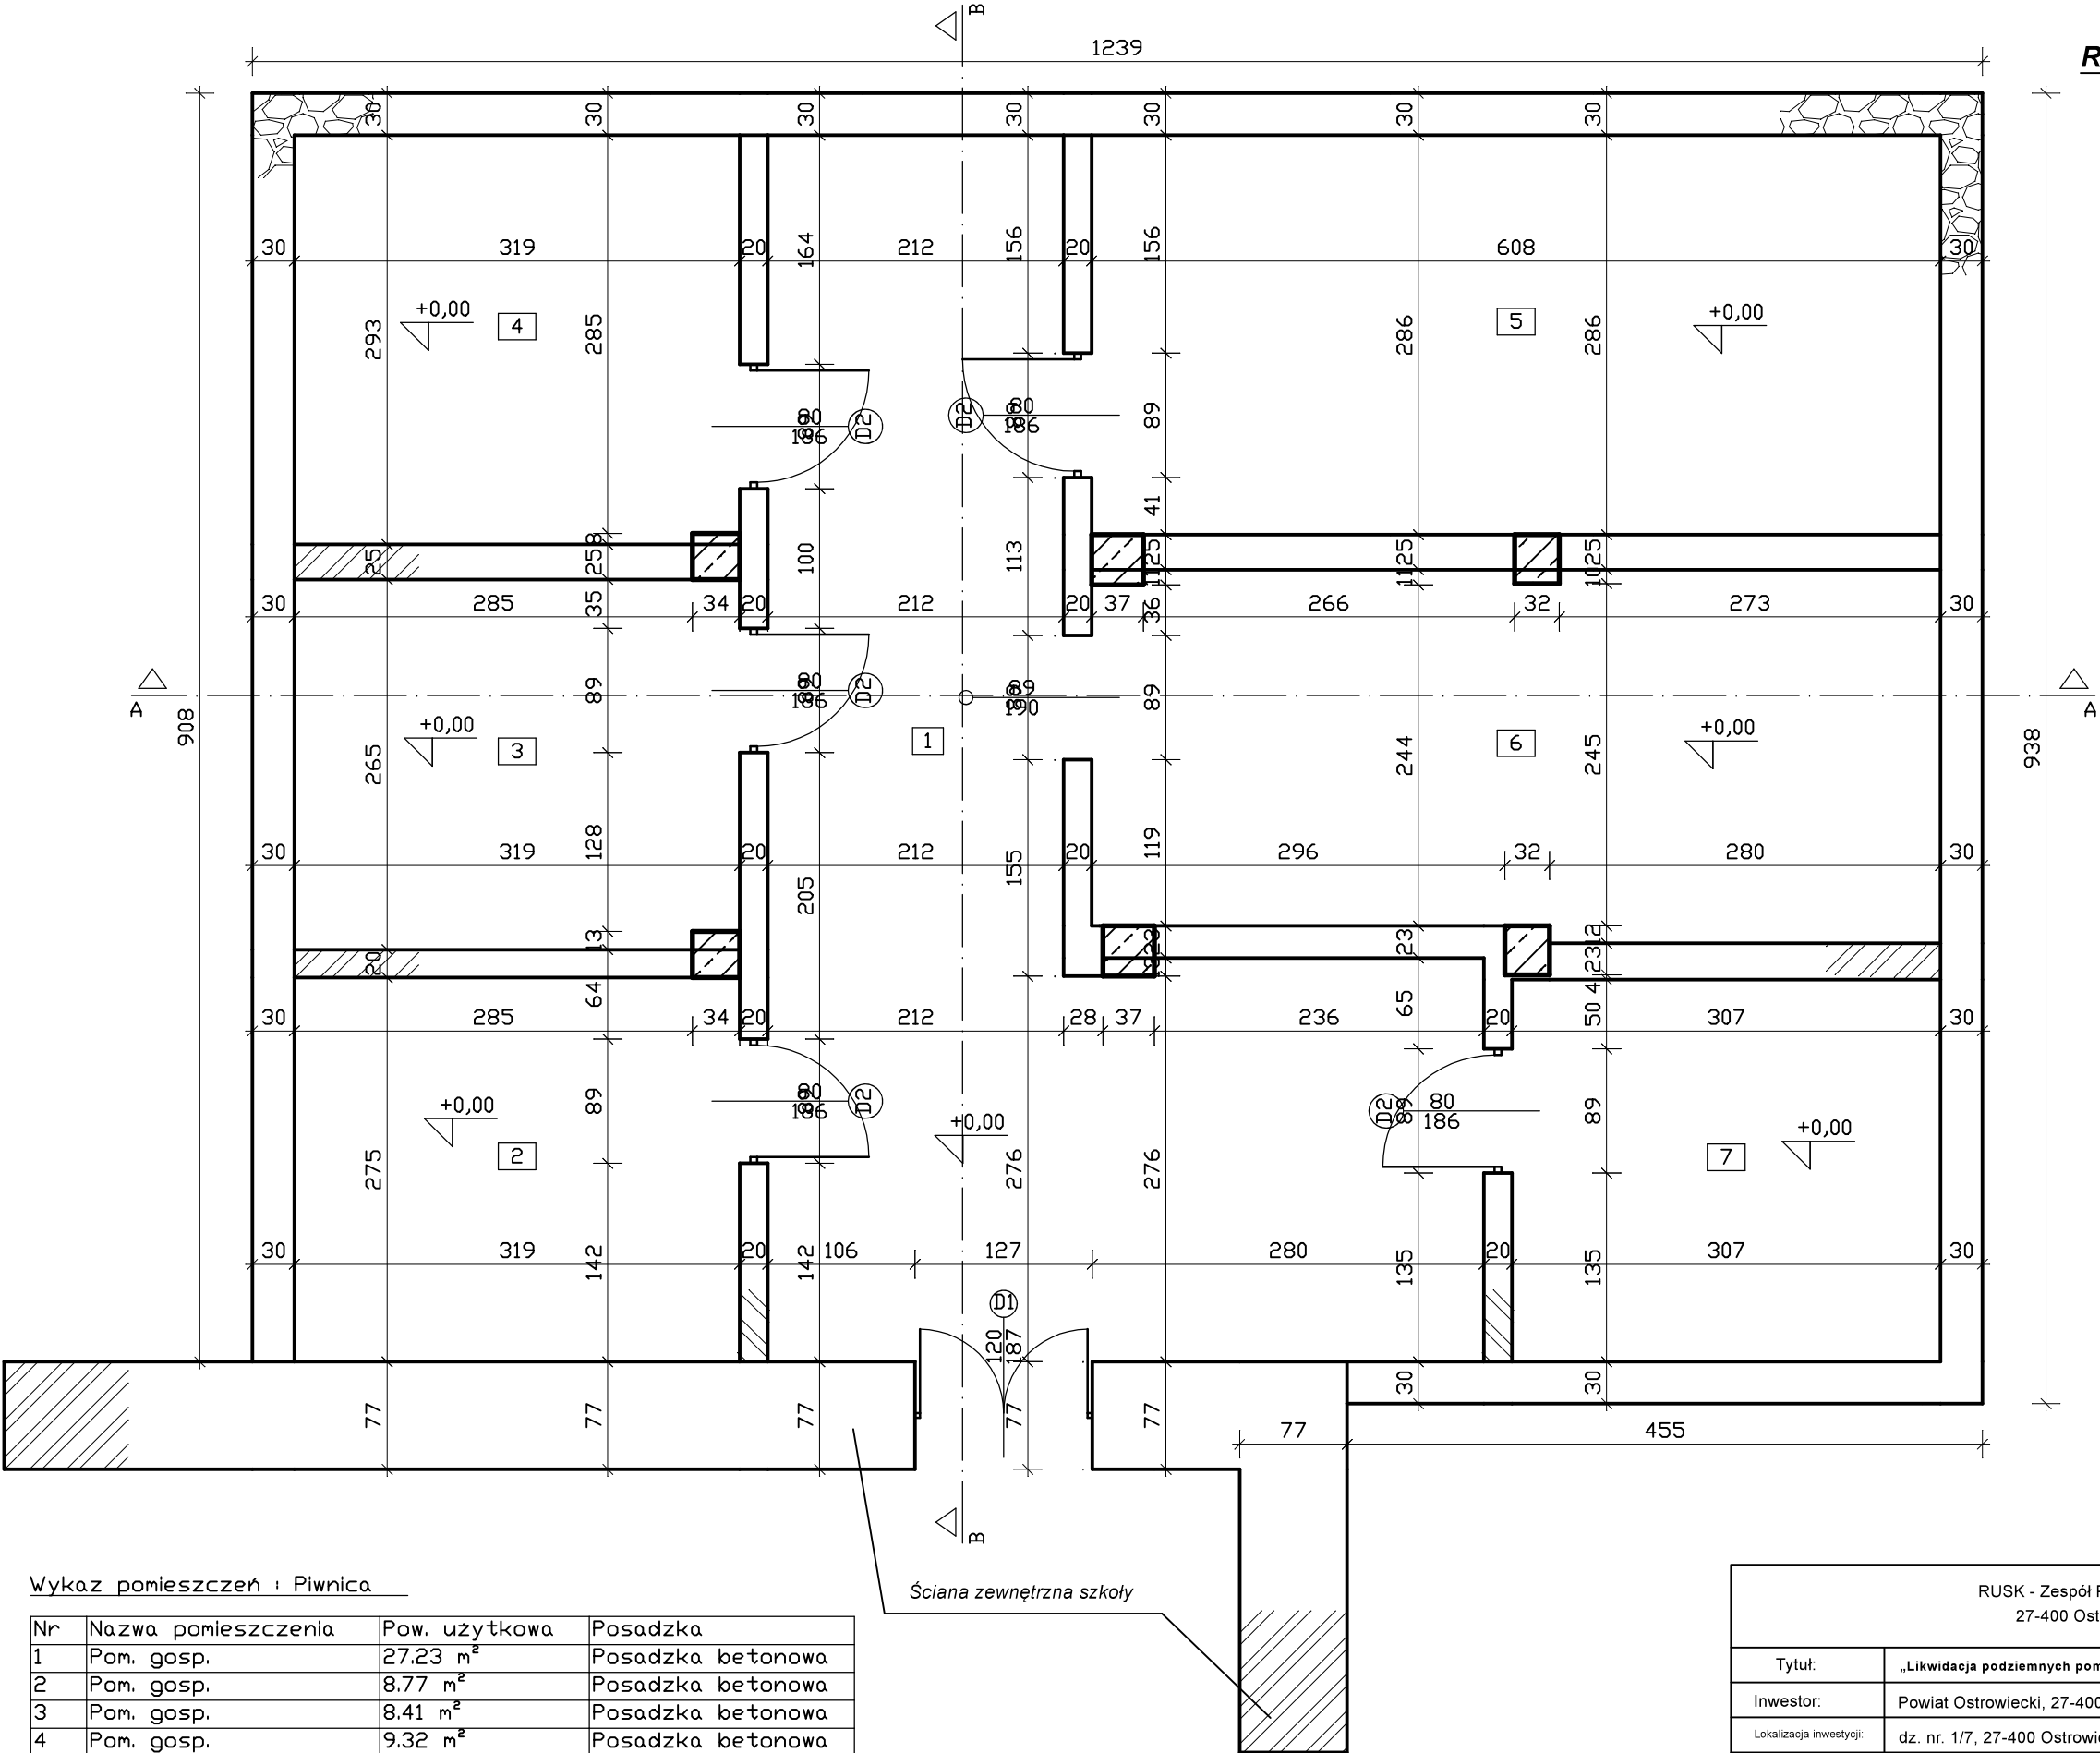

Wykaz pomieszczeń : Piwnica

| Nr    | Nazwa pomieszczenia | Pow. użytkowa        | Posadzka          |
|-------|---------------------|----------------------|-------------------|
| 1     | Pom. gosp.          | 27,23 m <sup>2</sup> | Posadzka betonowa |
| 2     | Pom. gosp.          | 8,77 m <sup>2</sup>  | Posadzka betonowa |
| 3     | Pom. gosp.          | 8,41 m <sup>2</sup>  | Posadzka betonowa |
| 4     | Pom. gosp.          | 9,32 m <sup>2</sup>  | Posadzka betonowa |
| 5     | Pom. gosp.          | 17,39 m <sup>2</sup> | Posadzka betonowa |
| 6     | Pom. gosp.          | 15,78 m <sup>2</sup> | Posadzka betonowa |
| 7     | Pom. gosp.          | 8,40 m <sup>2</sup>  | Posadzka betonowa |
| Razem |                     | 95,30 m <sup>2</sup> |                   |

|                                                                                                          |                                                                                                  |                           |                             |
|----------------------------------------------------------------------------------------------------------|--------------------------------------------------------------------------------------------------|---------------------------|-----------------------------|
| RUSK - Zespół Projektowo - Wykonawczy Maciej Rutkowski<br>27-400 Ostrowiec Świętokrzyski ul. Polna 31/19 |                                                                                                  |                           |                             |
| Tytuł:                                                                                                   | „Likwidacja podziemnych pomieszczeń przy budynku LO Nr III im. Wł. Broniewskiego w Ostrowcu Św.” |                           |                             |
| Inwestor:                                                                                                | Powiat Ostrowiecki, 27-400 Ostrowiec Św., ul. Łżecka 37                                          |                           |                             |
| Lokalizacja inwestycji:                                                                                  | dz. nr. 1/7, 27-400 Ostrowiec Św., ul. Sienkiewicza 67a                                          |                           |                             |
| Temat:                                                                                                   | Rzut piwnic - inwentaryzacja                                                                     |                           |                             |
| Architektura:                                                                                            | Projektował:                                                                                     | mgr inż. Zbigniew Doktor  | upr. nr 227/KL/72           |
|                                                                                                          | Opracował:                                                                                       | mgr inż. Maciej Rutkowski | -----                       |
| Data opracowania:                                                                                        | styczeń 2017                                                                                     |                           | Skala i nr rys. 1:50 AI - 1 |