


Rzut piwnic - Instalacja wody i c.o - projektj-
skala 1:50

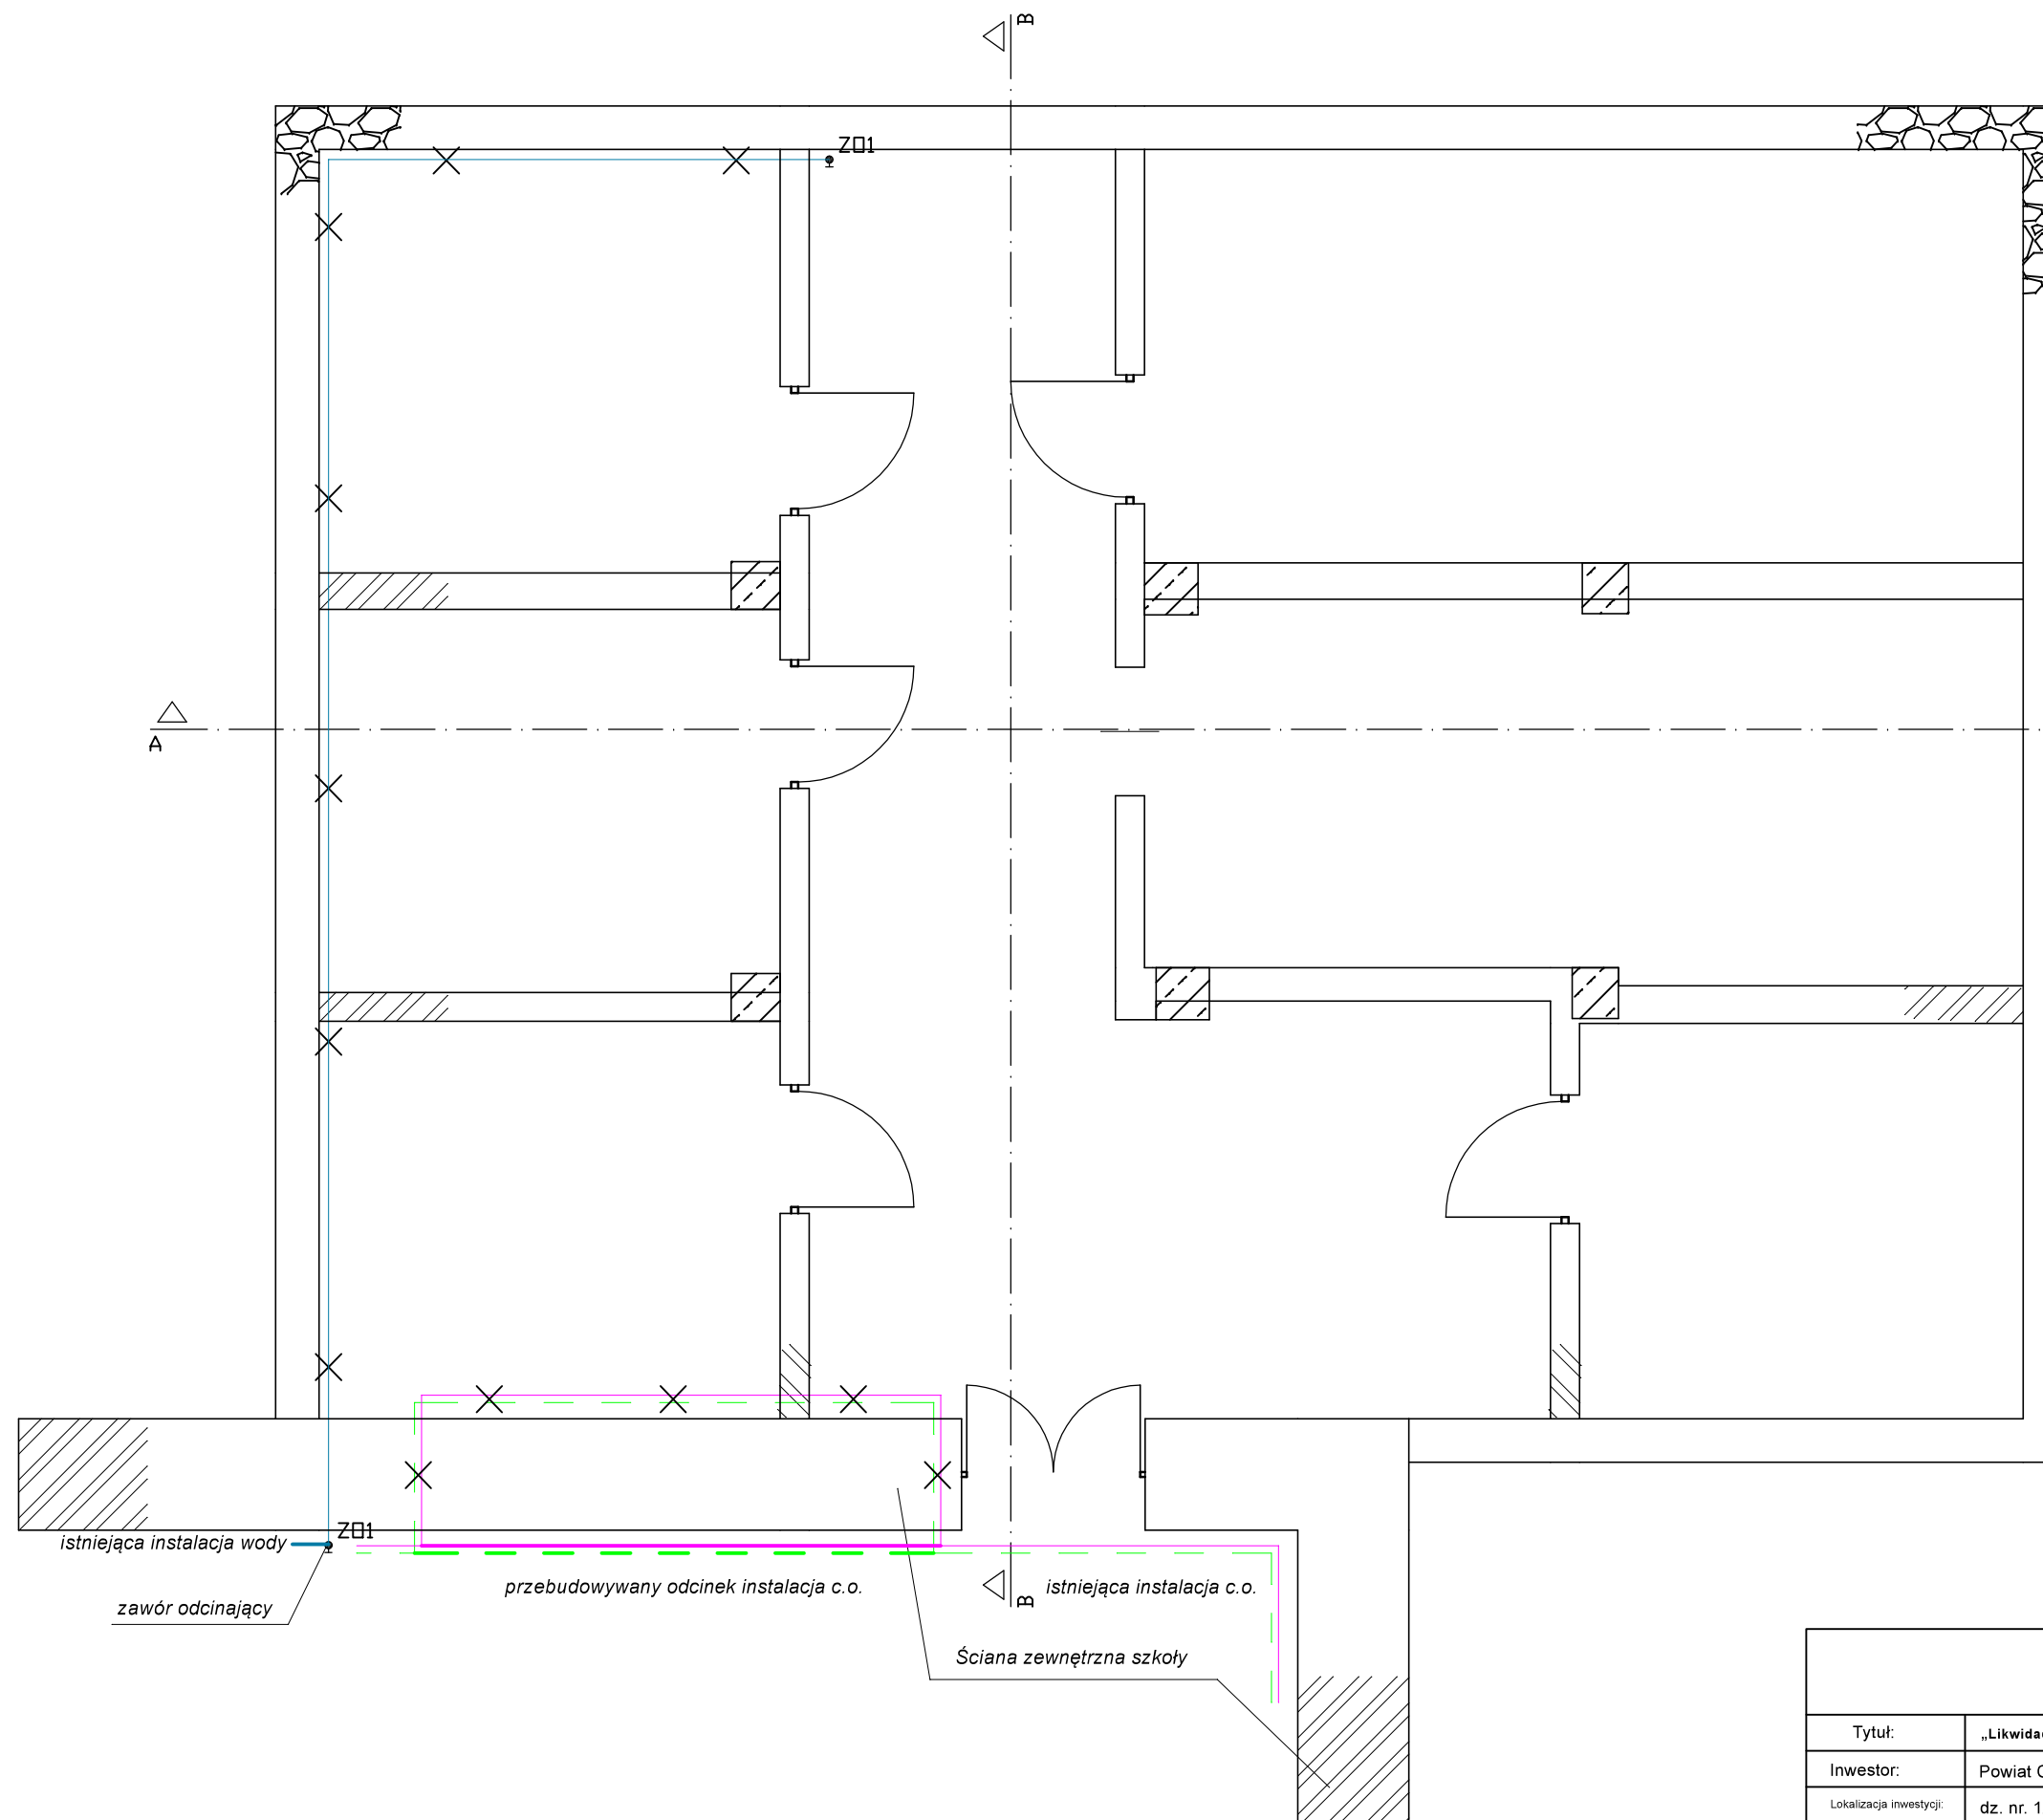

 Cegła ceramiczna pełna oraz
cegła ceramiczna K2



Kamień wapienny łamany

✕ - instalacje do demontażu

Wykaz elementów instalacji wodociągowej - projektowanej

Rysunek	Nazwa	Oznaczenie	Ilość
	Zawór odcinający	Z01 Z01	1 szt.

Zestawienie materiałów

Lp.	Nazwa	Jednostka	Ilość
Powrót			
1	Izolacja	m	4,00
2	Rura stal	m	4,00
Zasilanie			
1	Izolacja	m	4,00
2	Rura stal	m	4,00

RUSK - Zespół Projektowo - Wykonawczy Maciej Rutkowski 27-400 Ostrowiec Świętokrzyski ul. Polna 31/19				
Tytuł:	„Likwidacja podziemnych pomieszczeń przy budynku LO Nr III im. Wł. Broniewskiego w Ostrowcu Św.”			
Inwestor:	Powiat Ostrowiecki, 27-400 Ostrowiec Św., ul. Łżecka 37			
Lokalizacja inwestycji:	dz. nr. 1/7, 27-400 Ostrowiec Św., ul. Sienkiewicza 67a			
Temat:	<i>Instalacja wody i c.o - Projekt</i>			
Architektura:	Projektował:	tech. bud. Marek Kołodziński	upr. nr KL 309/91 i 310/91	
	Opracował:	mgr inż. Maciej Rutkowski	-----	
Data opracowania:	styczeń 2017		Skala i nr rys.	1:50
			SP-1	