


Rzut piwnic - Inwentaryzacja instalacji wody i c.o- skala 1:50

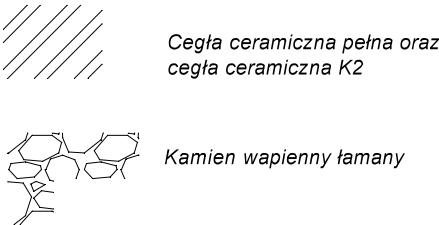

Zestawienie materiałów instalacji wodociągowej


Lp.	Nazwa	Jednostka	Ilość	Wymiary
Niezgrupowane				
1	Zawór odcinający	szt.	1.00	DN15
Zimna woda				
1	Izolacja	m	13.04	22.00x10.00 mm
2	Rura Stal	m	13.04	25.00x3.25 mm

Wykaz elementów instalacji wodociągowej

Rysunek	Nazwa	Oznaczenie	Ilość
	Zawór odcinający	Z01	1 szt.

Zestawienie materiałów

Lp.	Nazwa	Jednostka	Ilość	Wymiary
Powrót				
1	Izolacja	m	8.99	22.00x10.00 mm
2	Rura Miedz	m	8.99	DN25 28.00x9.00 mm
Zasilanie				
1	Izolacja	m	9.09	22.00x10.00 mm
2	Rura Miedz	m	9.09	DN25 28.00x9.00 mm

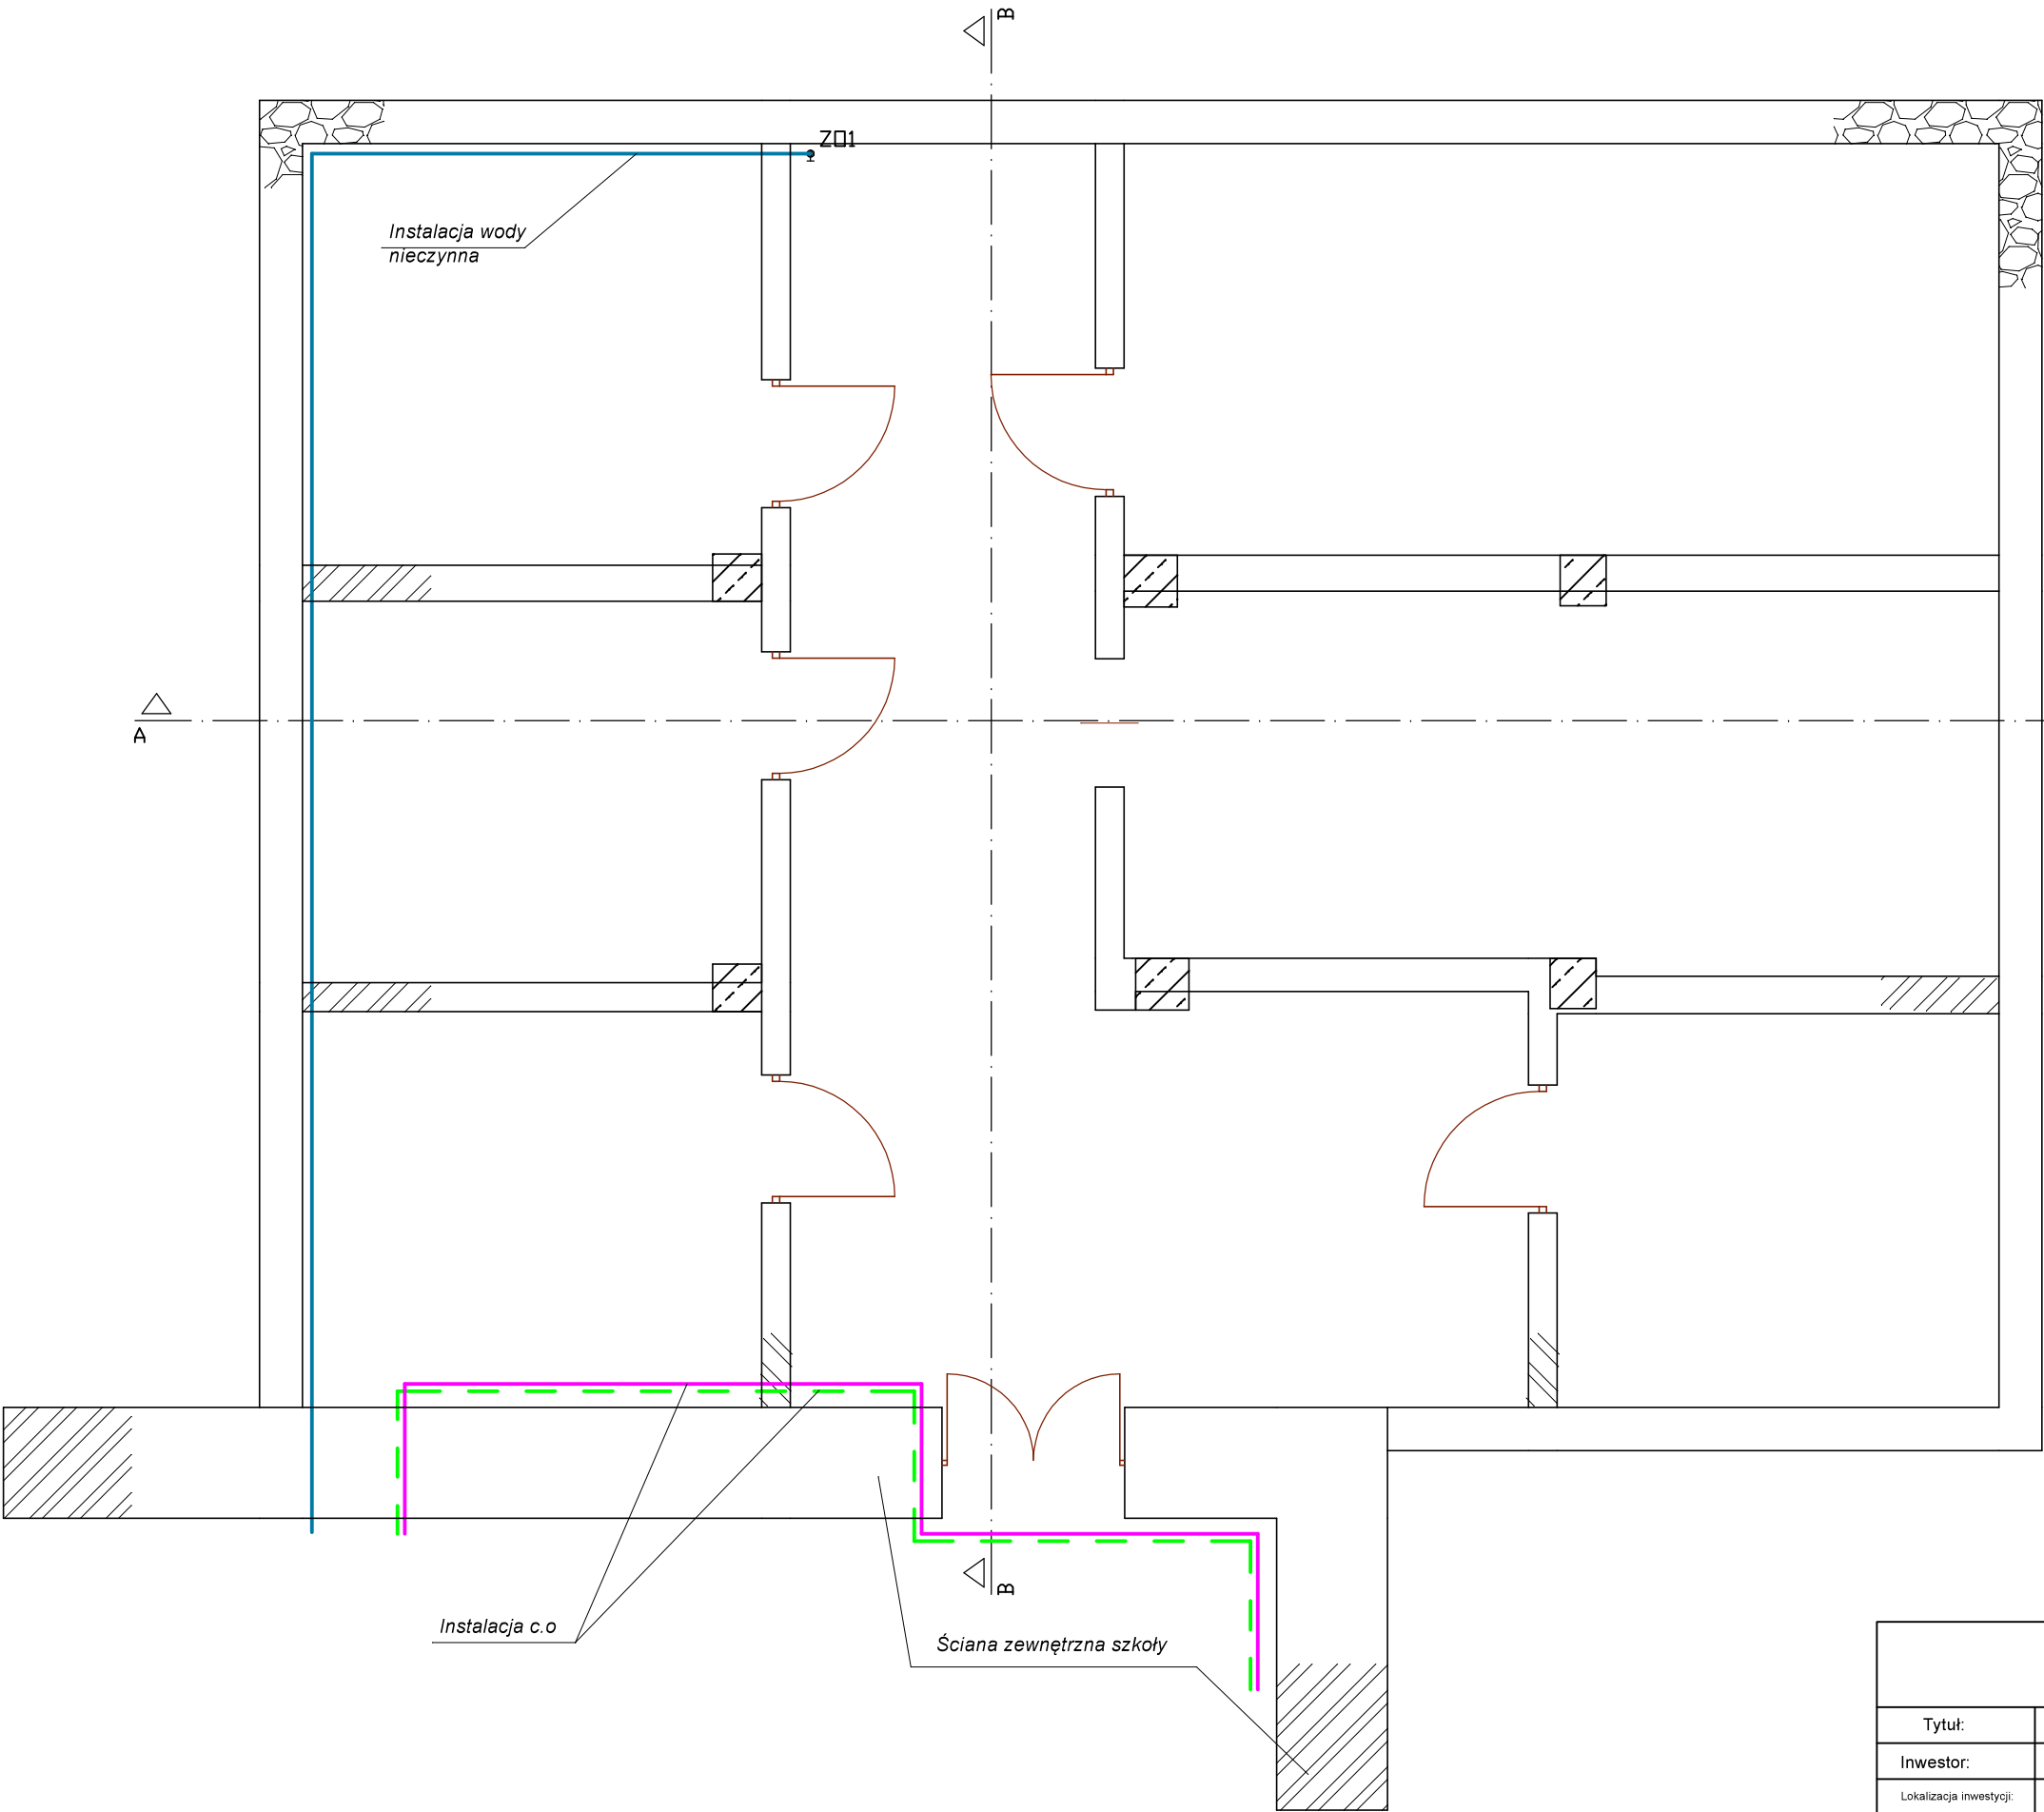

RUSK - Zespół Projektowo - Wykonawczy Maciej Rutkowski 27-400 Ostrowiec Świętokrzyski ul. Polna 31/19				
Tytuł:	„Likwidacja podziemnych pomieszczeń przy budynku LO Nr III im. Wł. Broniewskiego w Ostrowcu Św.”			
Inwestor:	Powiat Ostrowiecki, 27-400 Ostrowiec Św., ul. Iłżecka 37			
Lokalizacja inwestycji:	dz. nr. 1/7, 27-400 Ostrowiec Św., ul. Sienkiewicza 67a			
Temat:	Instalacja wody i c.o - Inwentaryzacja			
Architektura:	Projektował:	tech. bud. Marek Kołodziński	upr. nr KL 309/91 i 310/91	
	Opracował:	mgr inż. Maciej Rutkowski	-----	
Data opracowania:	styczeń 2017			Skala i nr rys. 1:50 SI-1